




PLANTA BAIXA
ESC. 1/25

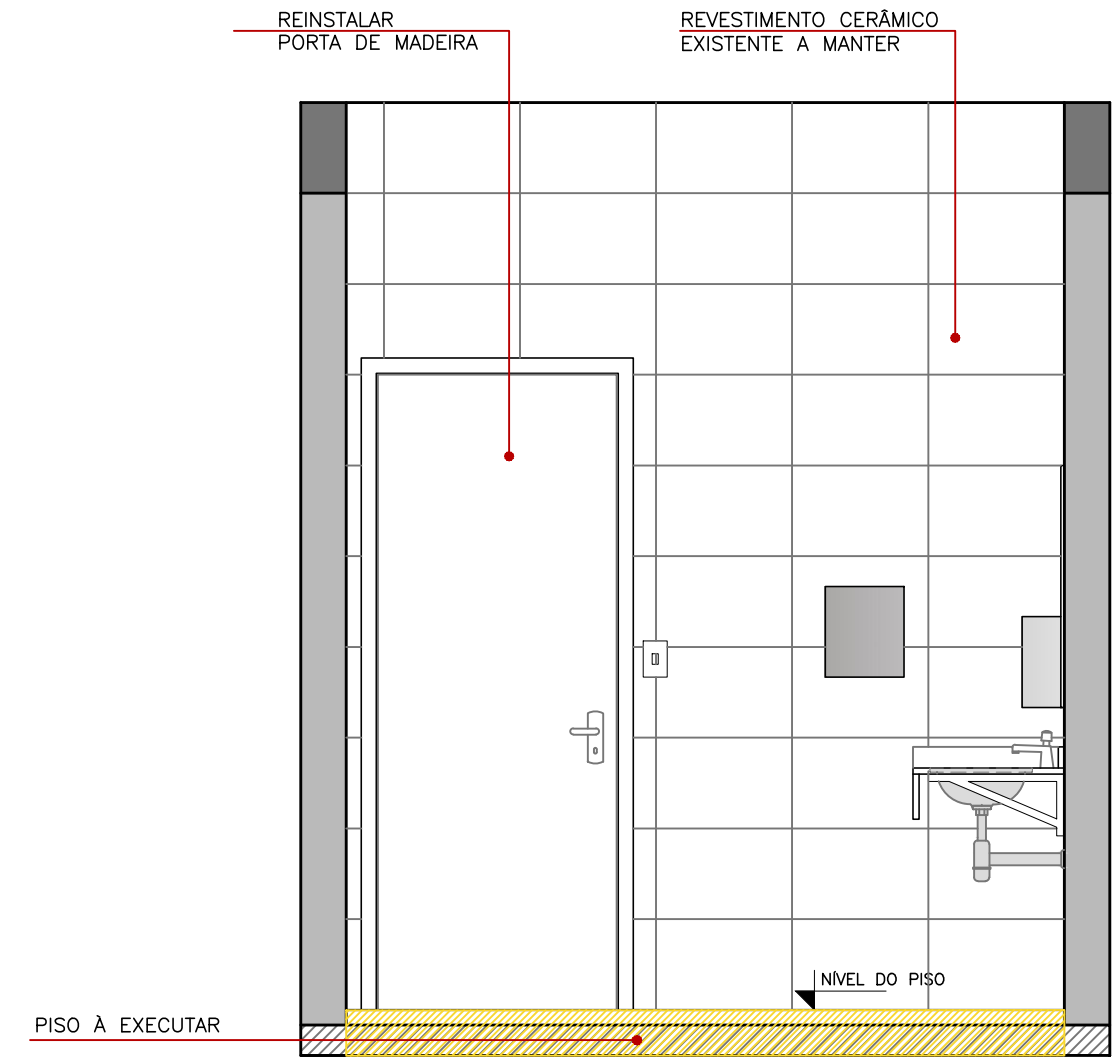

VISTA A
ESC. 1/25

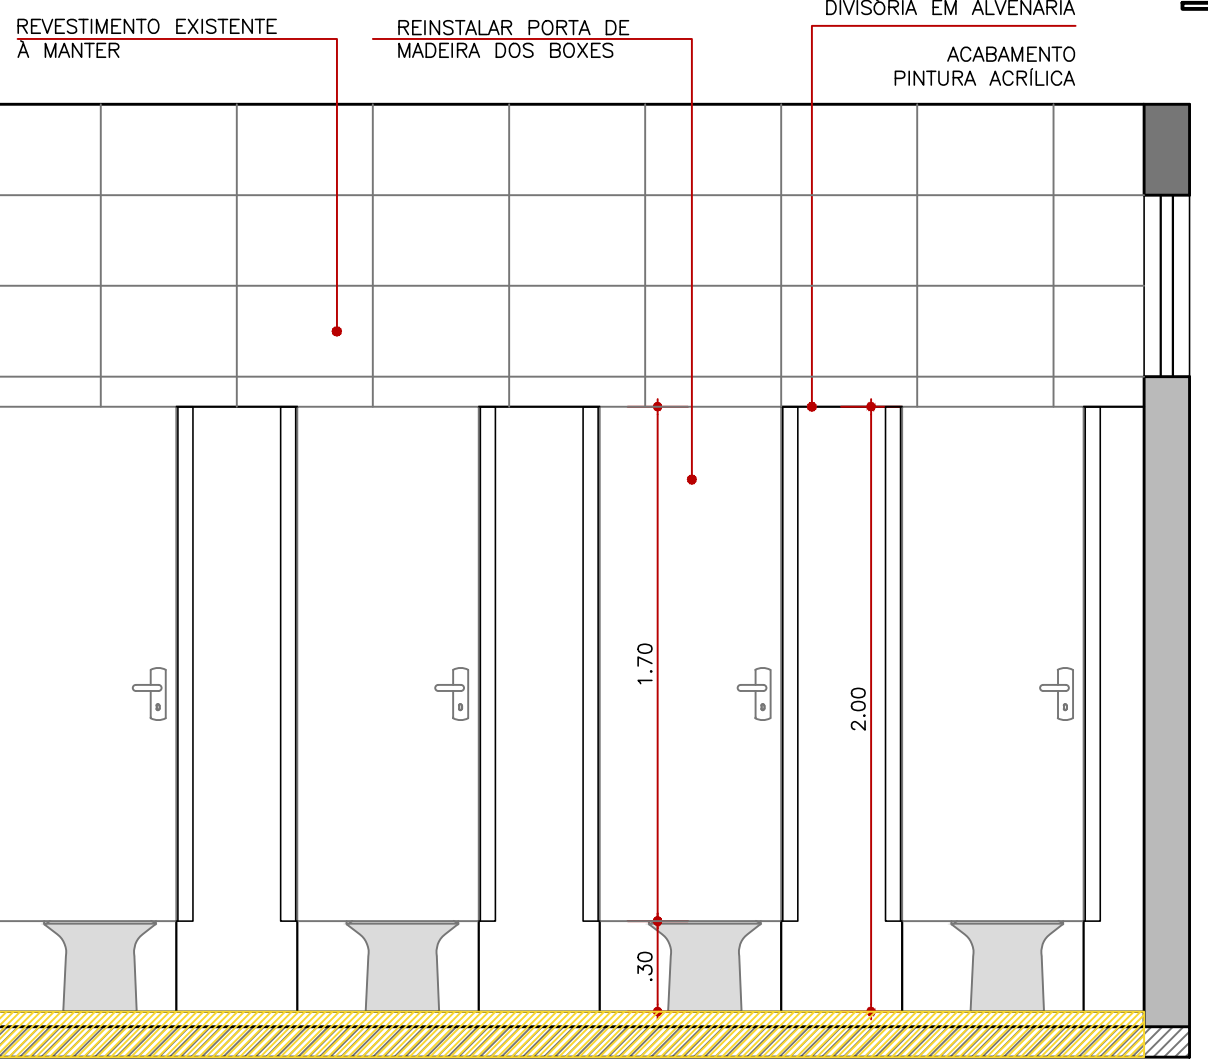


VISTA C
ESC. 1/25

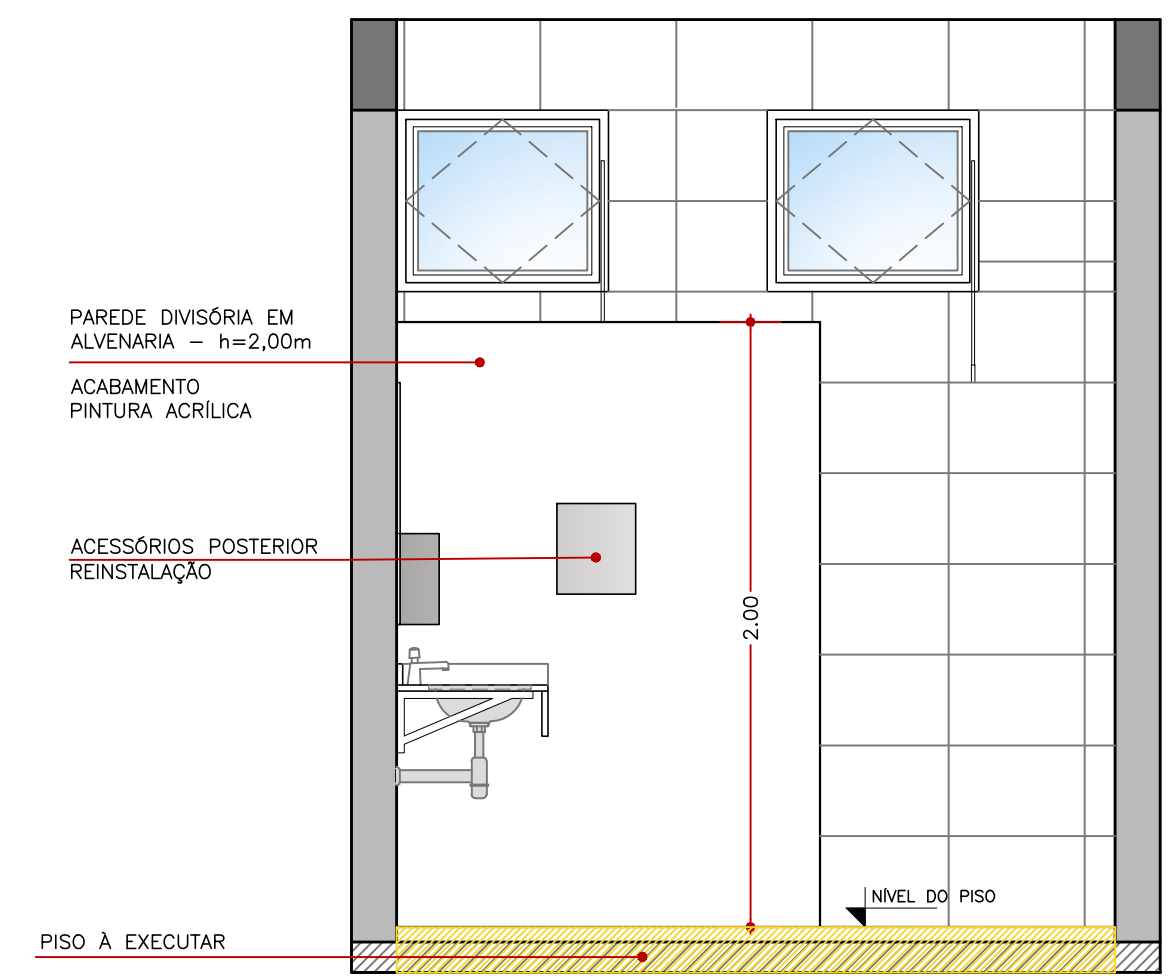


VISTA B
ESC. 1/20



DETALHES BANHEIRO MASCULINO E FEMININO
ESCALA: 1/25



**INSTITUTO FEDERAL
SUL-RIO-GRANDENSE**



DPO- DIRETORIA DE PROJETOS E OBRAS
Rua Gonçalves Chaves, 3218 - CEP 96015-560 - PELOTAS/RS
Fones: (51) 3026.6210 / 3026.6211
dpo@ifsul.edu.br / dpo_cpj@ifsul.edu.br / dpo_cfase@ifsul.edu.br

RESPONSÁVEL TÉCNICO PROJETO	RESPONSÁVEL TÉCNICO EXECUÇÃO	PROPRIETÁRIO
REFORMA E ADEQUAÇÕES DO PISO INTERNO DO BLOCO MULTIFUNCIONAL AVENIDA CARLOS GILBERTO WEIS, 155 - BAIRRO QUATRO COLÔNIAS - SAPIRANGA/RS		
PROJETO ARQUITETÔNICO		ÁREA DA OBRA 770,62m²
DETALHAMENTO DOS BANHEIROS		VISTO
DESENHO GRASIELA		OBRA CSA 001/2021
DATA DEZEMBRO/2021		PRANCHA PAR 04/05
ESCALA INDICADA		