




Planta Baixa Hidrossanitário Esgoto Pluvial - Detalhe n° 01A
ESCALA: 1/50

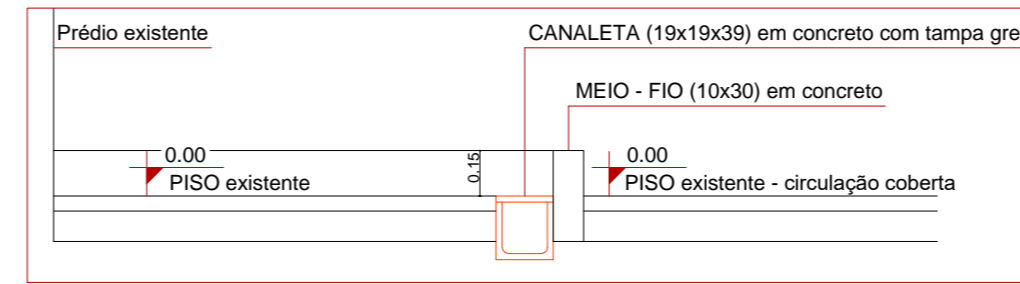


Detalhes A
ESCALA: 1/25

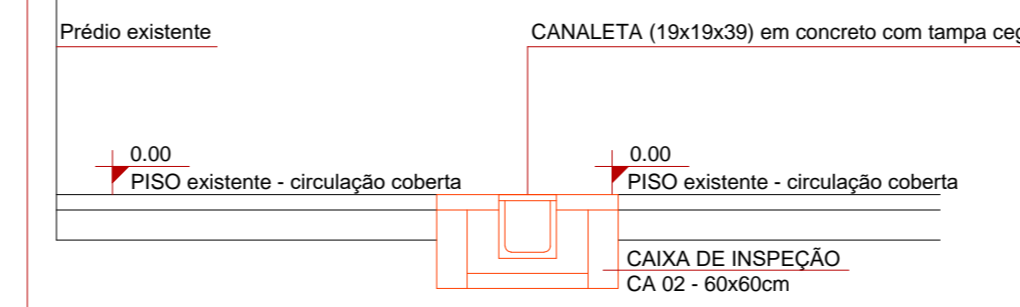

Detalhes B
ESCALA: 1/75

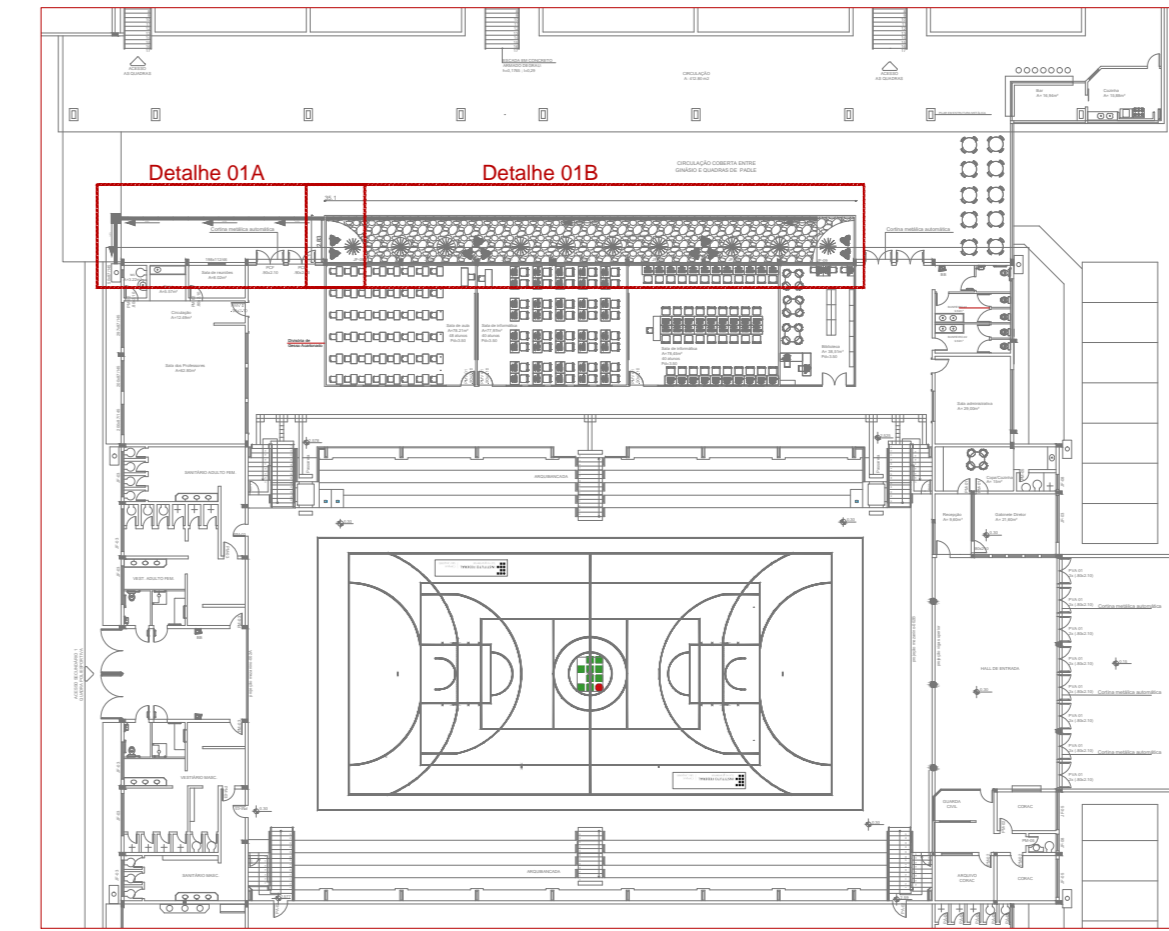

Planta Baixa Geral - Localização Detalhes
ESCALA: sem escala

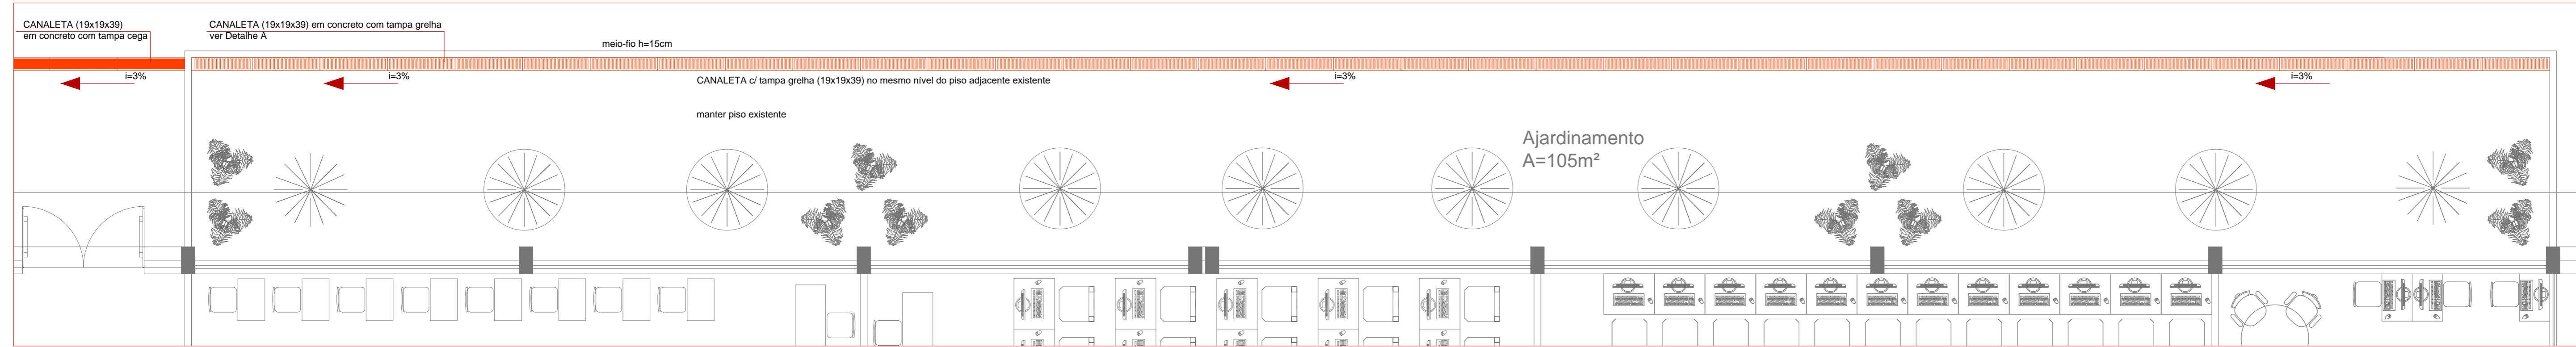

Planta Baixa Hidrossanitário Esgoto Pluvial - Detalhe n° 01B
ESCALA: 1/50

INSTITUTO FEDERAL Sul-rio-grandense
DPO- DIRETORIA DE PROJETOS E OBRAS
 Rua Gonçalves Chaves, 3218 - CEP 96015-560 - PELOTAS/RS
 Fones: (53) 3026.6209 / 3026.6210 / 3026.6211
 dpo@ifsul.edu.br / dpo_cprou@ifsul.edu.br / dpo_cifsc@ifsul.edu.br

RESPONSÁVEL TÉCNICO PROJETO: _____
 RESPONSÁVEL TÉCNICO EXECUÇÃO: _____
 PROPRIETÁRIO: _____

CÂMPUS SÃO LEOPOLDO - REFORMA PARTE I
 Avenida São Borja, 1860 - Bairro Rio Branco

PROJETO HIDROSSANITÁRIO
 ÁREA DA OBRA: 2.734,44 m²

ESGOTO PLUVIAL - PLANTA BAIXA E DETALHES
 VISTO: _____
 OBRA: CLE 001/2025

DESENHO: GERSONCLASSEN
 DATA: JANEIRO 2025
 ESCALA: INDICADA
 PRANCHA: **PHS 03**