


OBSERVAÇÕES

- SINALIZAÇÃO DE EMERGÊNCIA:
- As placas deverão ser instaladas a 1,80m do piso;
  - As placas previstas sobre as portas deverão ser instaladas 10cm acima do vão;
- ILUMINAÇÃO DE EMERGÊNCIA:
- As Luminárias de Emergência deverão ser instaladas a 2,00m do piso
- DETECTORES DE FUMAÇA:
- Deverão ser instalados nas posições previstas em projeto

- EQUIPAMENTOS EXISTENTES (JÁ INSTALADOS)
- EQUIPAMENTOS NOVOS (DEVERÃO SER INSTALADOS)
- EQUIPAMENTOS MODIFICADOS (ALTERAÇÃO NA POSIÇÃO)

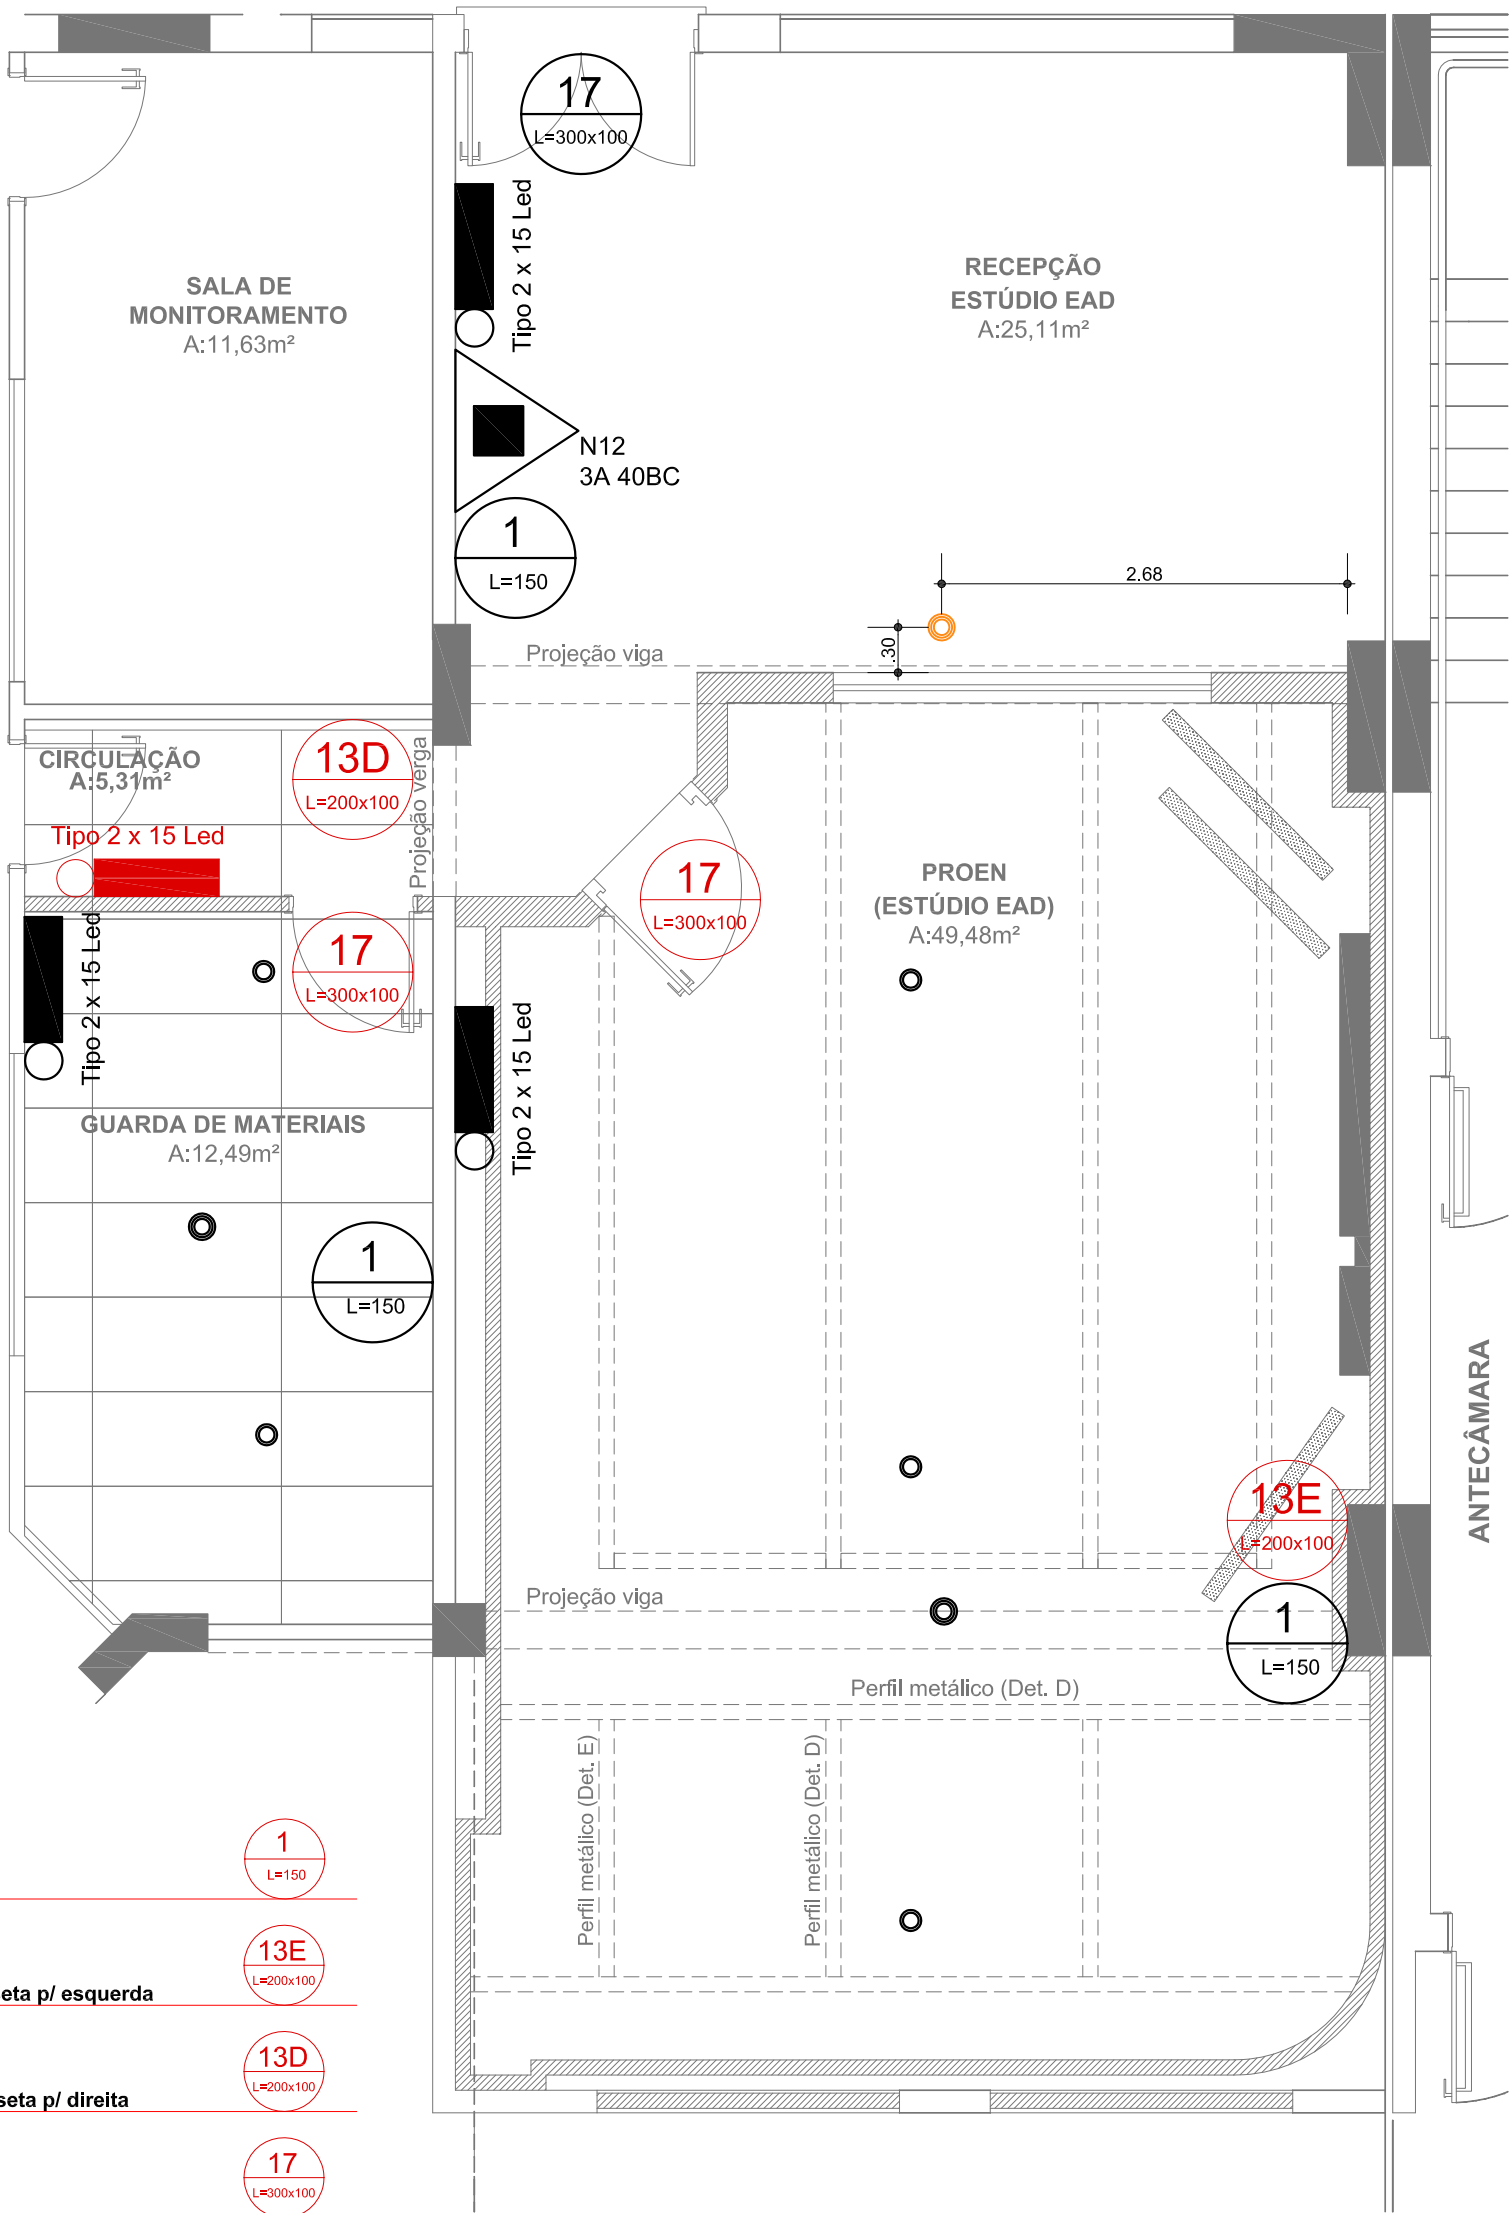

LEGENDAS

- Proibido Fumar
- Saída de Emergência seta p/ esquerda
- Saída de Emergência seta p/ direita
- Saída de Emergência
- Iluminação de Emergência
- Sprinkler
- Detector de Fumaça

PPCI ESTUDIO  
ESCALA: 1/50



DPO- DIRETORIA DE PROJETOS E OBRAS  
Rua Gonçalves Chaves, 3218 - CEP 96015-560 - PELOTAS/RS  
Fones: (53) 3026.6209 / 3026.6210 / 3026.6211  
dpo@ifsul.edu.br / dpo\_cproj@ifsul.edu.br / dpo\_cfisc@ifsul.edu.br

RESPONSÁVEL TÉCNICO PROJETO	RESPONSÁVEL TÉCNICO EXECUÇÃO	PROPRIETÁRIO
		INSTITUTO FEDERAL SUL-RIO-GRANDENSE CNPJ: 10.729.992/0001-46
REITORIA DO IF Sul ESTÚDIO DE GRAVAÇÕES Rua Gonçalves Chaves, N° 3218, CEP 96015-560, Pelotas/RS		
PROJETO DE PREVENÇÃO E PROTEÇÃO CONTRA INCÊNDIO		ÁREA DA OBRA 79,90m²
REFORMAS E ADAPTAÇÕES - ESTÚDIO DE GRAVAÇÕES: PLANTA BAIXA - PPCI		VISTO
DESENHO MICHEL	DATA SETEMBRO/2017	OBRA REI 002/2017
ESCALA 1/50	PRANCHA PPI 01/01	